


Legenda:

- I idrante UNI 45
- F rilevatore di fumo
- E estintore carrellato
- Ep estintore a polvere
- Ec estintore portatile a CO2
- via d'uscita orizzontale
- via d'uscita verso il basso
- ┌┐└└┘┘┘┘┐┐┌┐ maniglione antipánico



COMANDO PROVINCIALE VIGILI DEL FUOCO - PERUGIA
Per favorevole alla realizzazione del progetto al
fini della prevenzione incendi alle condizioni delle
note del Comando N. 22862 del 20 GIU. 2001

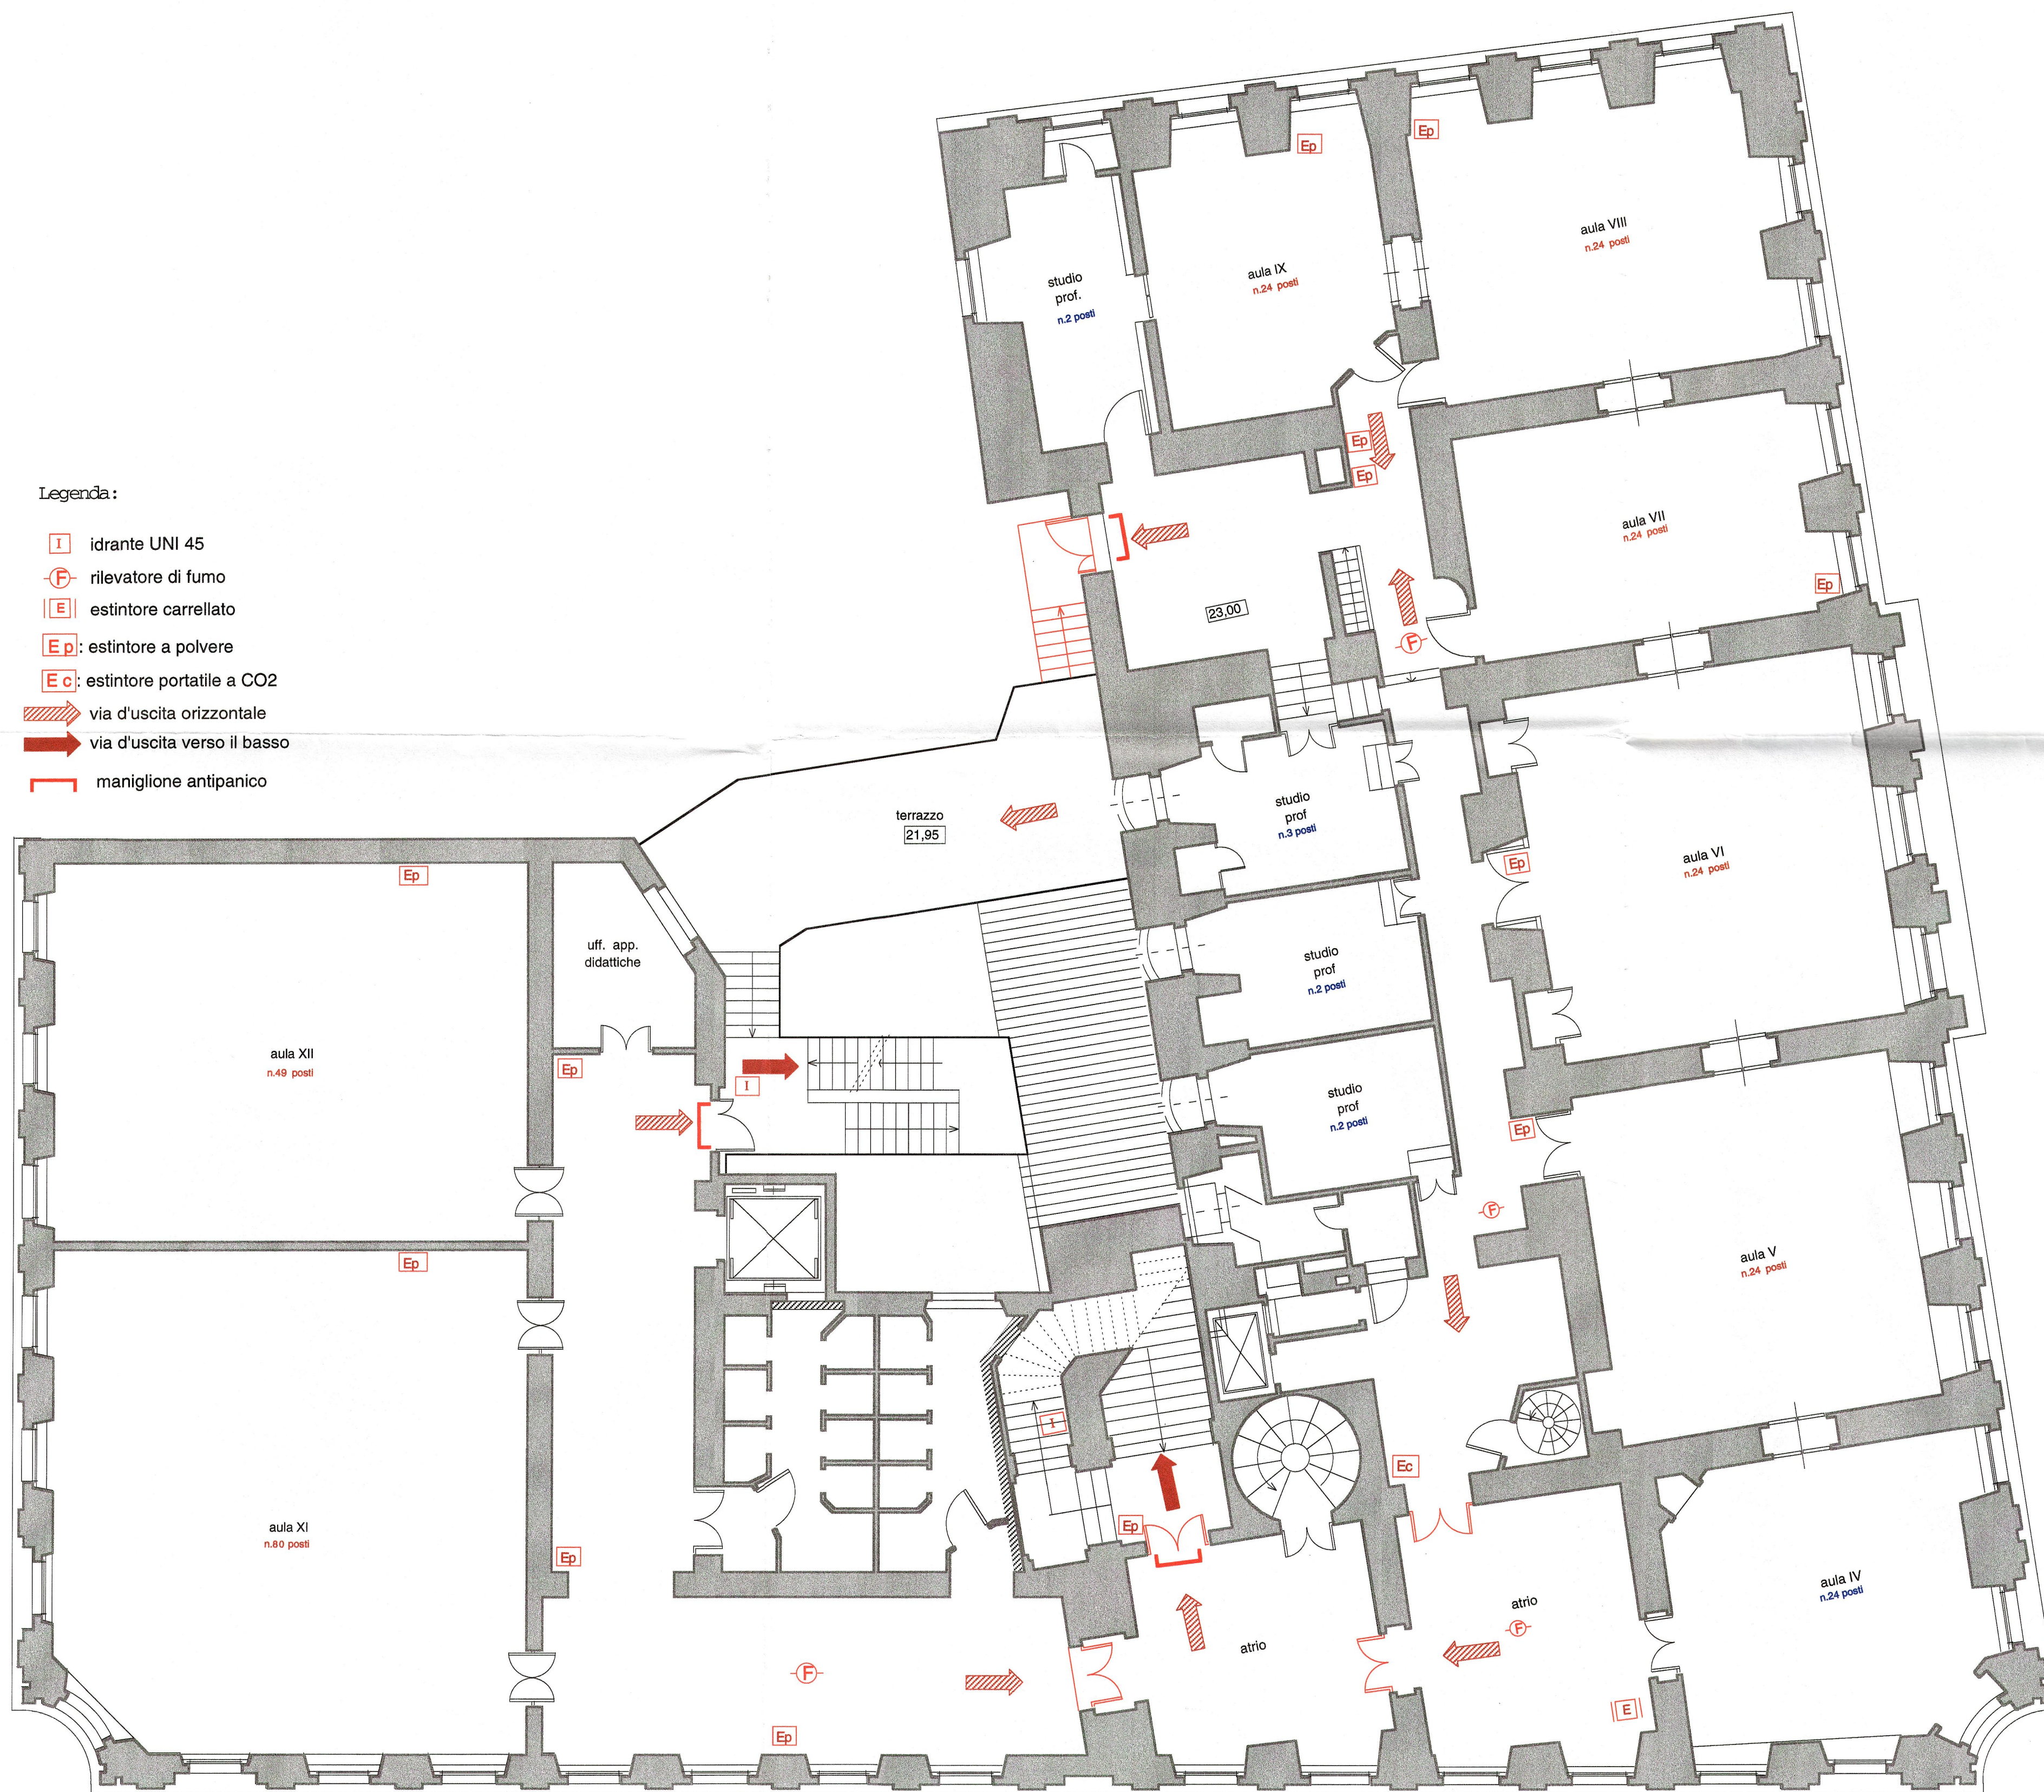


Ispettore Antincendi Coordinatore
(Dott. Ing. S. Marini)



**UNIVERSITA' PER STRANIERI
PERUGIA**


LAVORI DI ADEGUAMENTO ALLE NORME
DI PREVENZIONE INCENDI DEL "PALAZZO
GALLENDA" IN PERUGIA

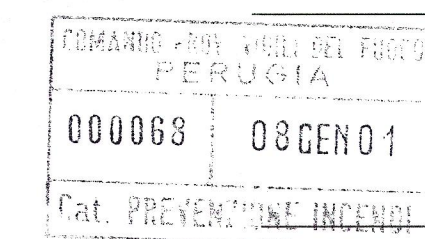

TAV.6

PIANTA PIANO Q. 23.20

Progetto e D.L.: Dott. Ing. Bruno Mirabassi
Consulenza: Dott. Ing. Gianni Drisaldi

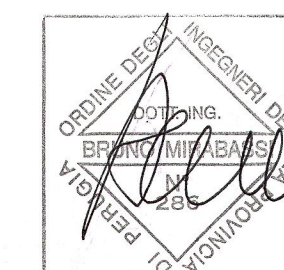

SCALA: 1/100 DATA: DICEMBRE 2000



STUDIO CIEMMEI VIA PIEVAIOIA 21 PERUGIA
DOTT. ARCH. GIULIO CARAVAGGI DOTT. ING. BRUNO MIRABASSI
TEL. 075/3003988 FAX 075/3003989