


Legenda:


- I : idrante UNI 45
- Ec : estintore portatile a CO2
- Ep : estintore a polvere
- Es : estintore a saccon
- ➔ : via d'uscita verso il basso
- ▨ : via d'uscita orizzontale
- └─┘ : maniglione antipanico

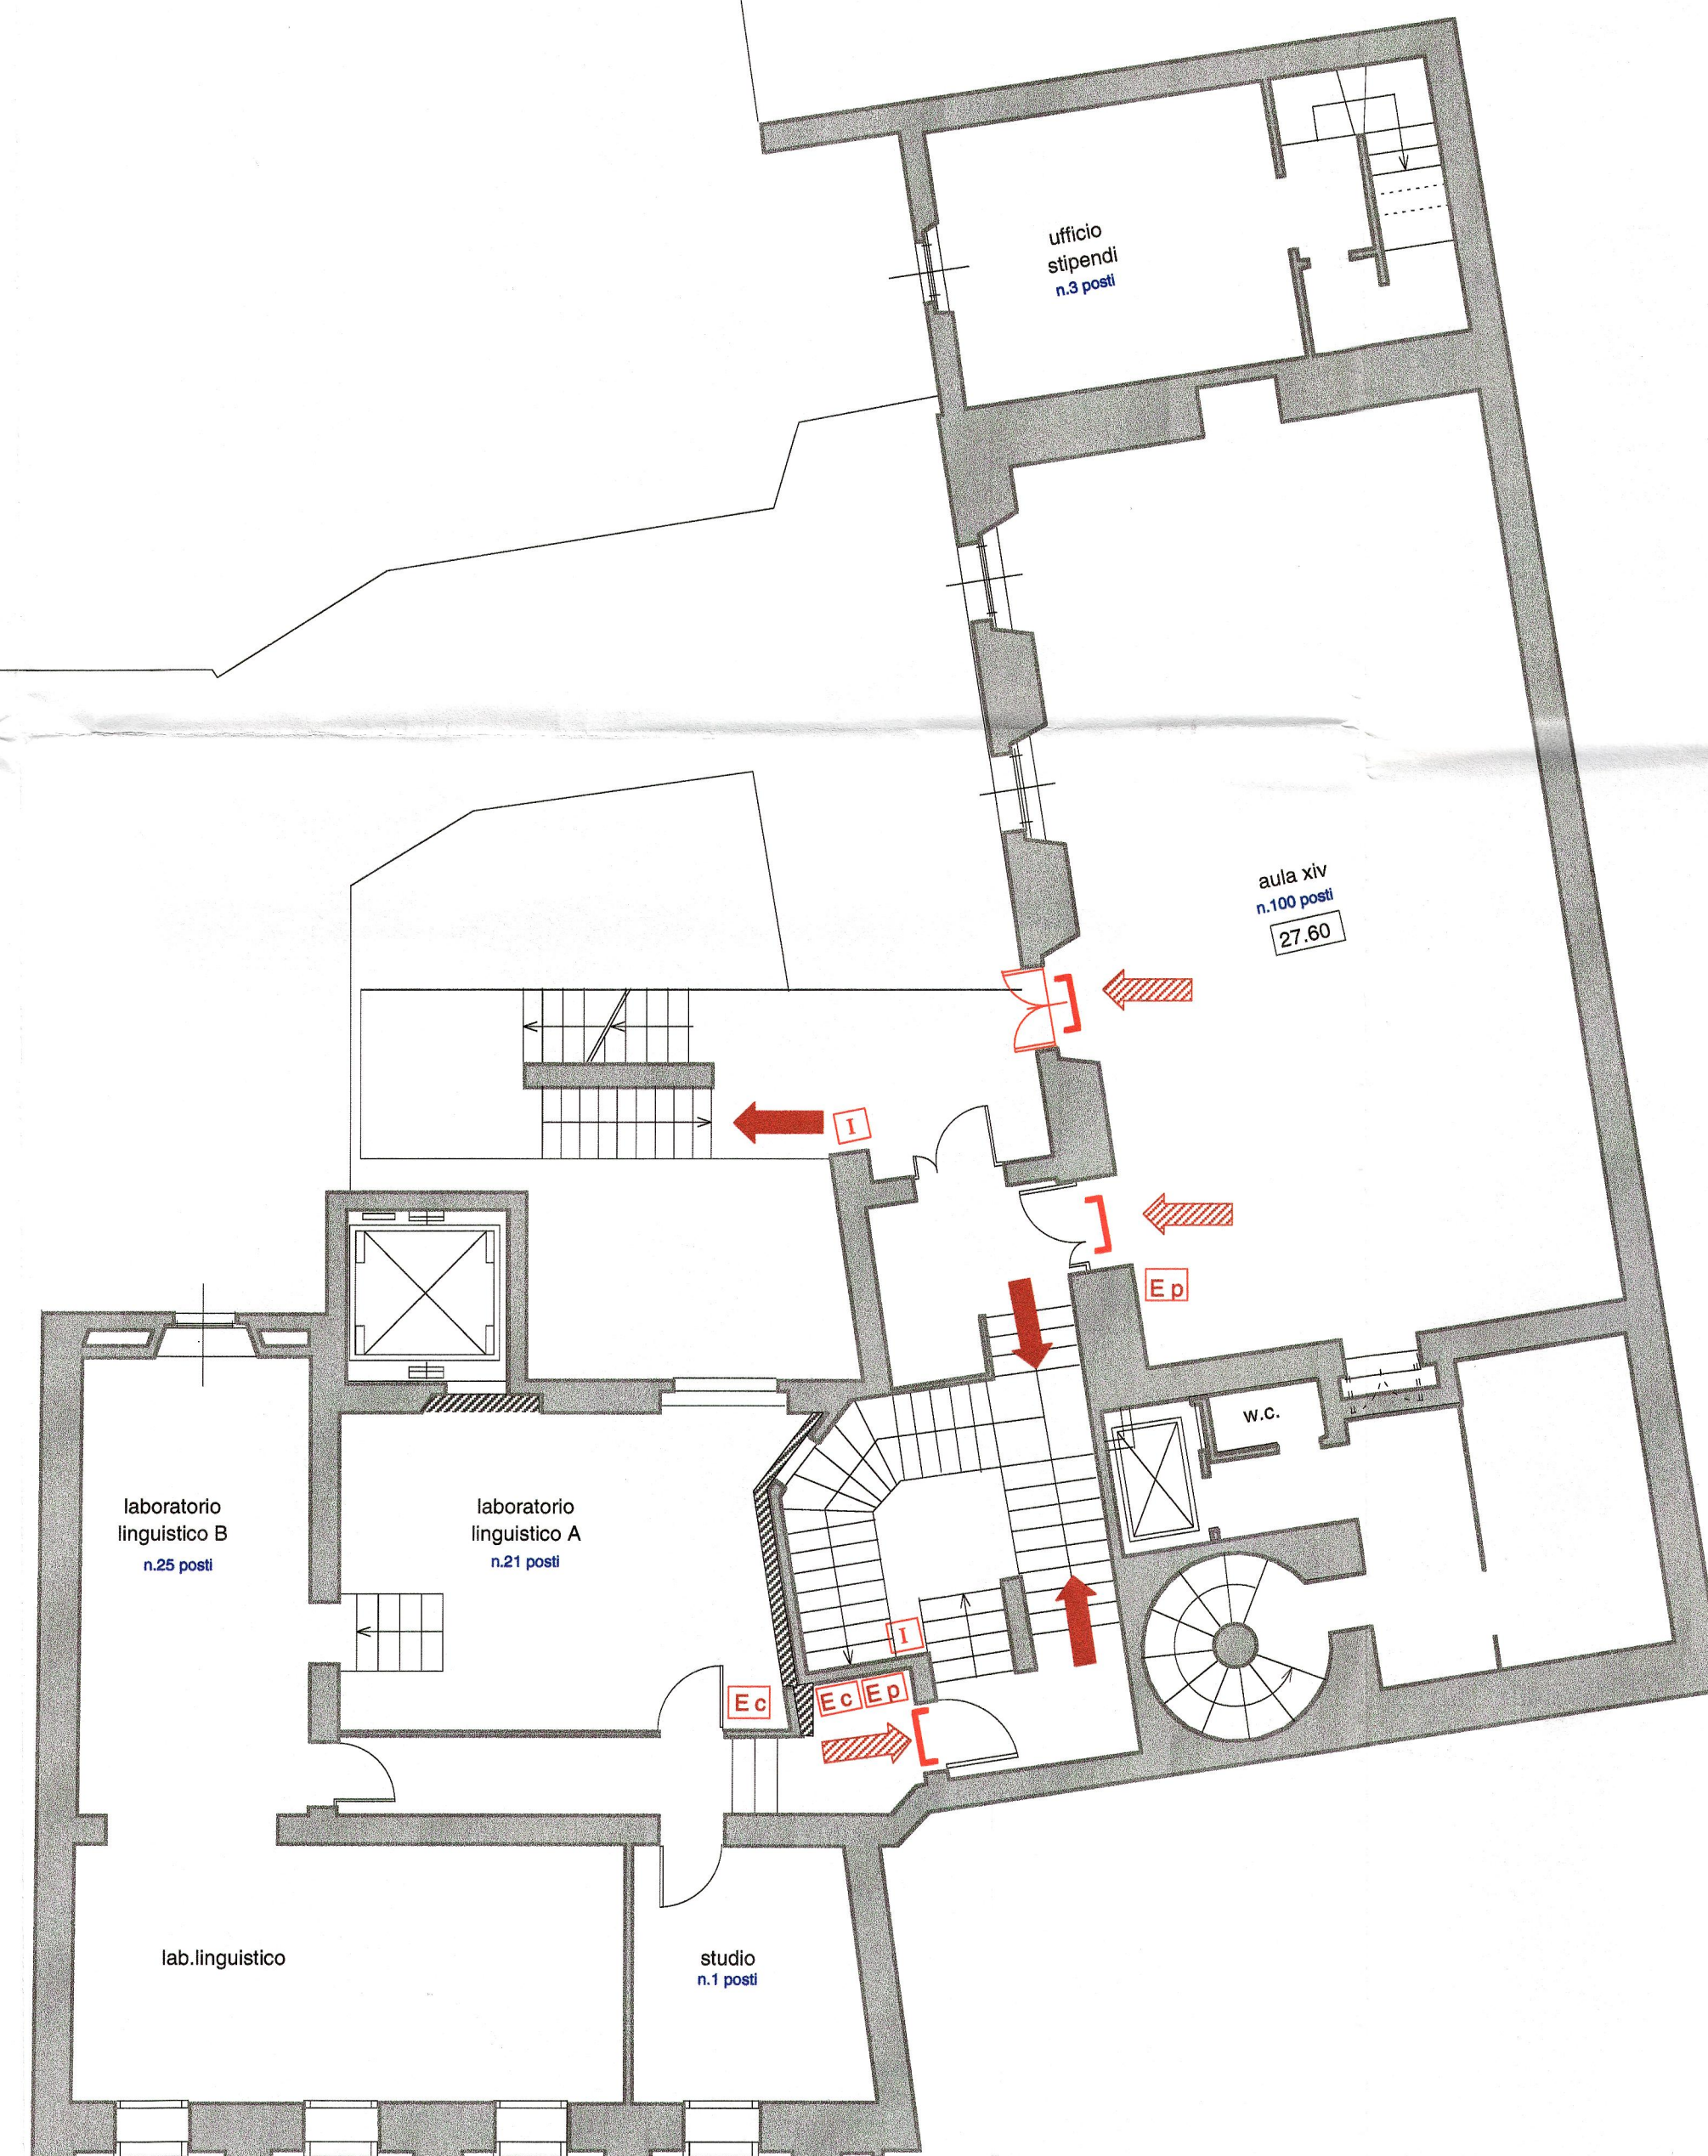

COMANDO PROVINCIALE VIGILI DEL FUOCO - PERUGIA  
 Parere favorevole alla realizzazione del progetto al  
 fini della prevenzione incendi alle condizioni della  
 nota del Comando N. 29862 del 20 GIU 2001



Ispettore Antincendio di Coordinatore  
 (Dott. Ing. Bruno Mirabassi)

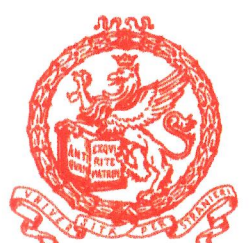

**UNIVERSITA' PER STRANIERI  
 PERUGIA**


LAVORI DI ADEGUAMENTO ALLE NORME  
 DI PREVENZIONE INCENDI DEL "PALAZZO  
 GALLENGA" IN PERUGIA

COMANDO PROVINCIALE VIGILI DEL FUOCO  
 PERUGIA  
 000063 03 GEN 01  
 PIANTE PIANO

**TAV.7**

**Q. 27.60**

Progetto e D.L.: Dott. Ing. Bruno Mirabassi  
 Consulenza: Dott. Ing. Gianni Drisaldi

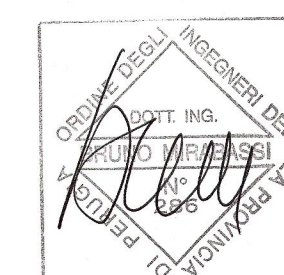

SCALA: 1/100 DATA: DICEMBRE 2000



STUDIO CIEMMEI VIA PIVAIA 21 PERUGIA  
 DOTT. ARCH. GIULIO CARAYAGGI DOTT. ING. BRUNO MIRABASSI  
 TEL. 075/2000988 FAX 075/2000989